

# Comune di CAMPO NELL'ELBA

Provincia di Livorno

PROGETTO ESECUTIVO

PROGETTO:  
**ADEGUAMENTO DEL CENTRO DI RACCOLTA RIFIUTI "VALLONE"**  
EX DM 8 APRILE 2008 E SMI

OGGETTO:  
**SCHEMA IMPIANTO ELETTRICO**  
Planimetria in scala 1:200  
con indicate linee e utenze da servire

UBICAZIONE INTERVENTO:  
Campo nell'Elba (LI)  
loc. Vallone

a cura di:

Progettista:  
Geom. Luca Totani  
Collaboratori:

DOCUMENTO N.:

## 19

Proponente:  
**ESA s.p.a.**  
V.le Elba n.149  
57037 Portoferraio (LI)



**Soluzione Ambiente s.r.l.**  
via A. Grandi, 2 - 50029 Tavarnuzze - Impruneta (FI)  
Tel. 055 2373667 Fax. 055 2373666  
www.soluzioneambiente.it e-mail: info@soluzioneambiente.it

TAVOLA N.:

## E01

Scalio:  
1:200


REVISION	VISA	NOTE

Data:  
05-09-2025

File:  
19-E01\_ELETRICO.dwg

Archivio:

## Planimetria s.1:200

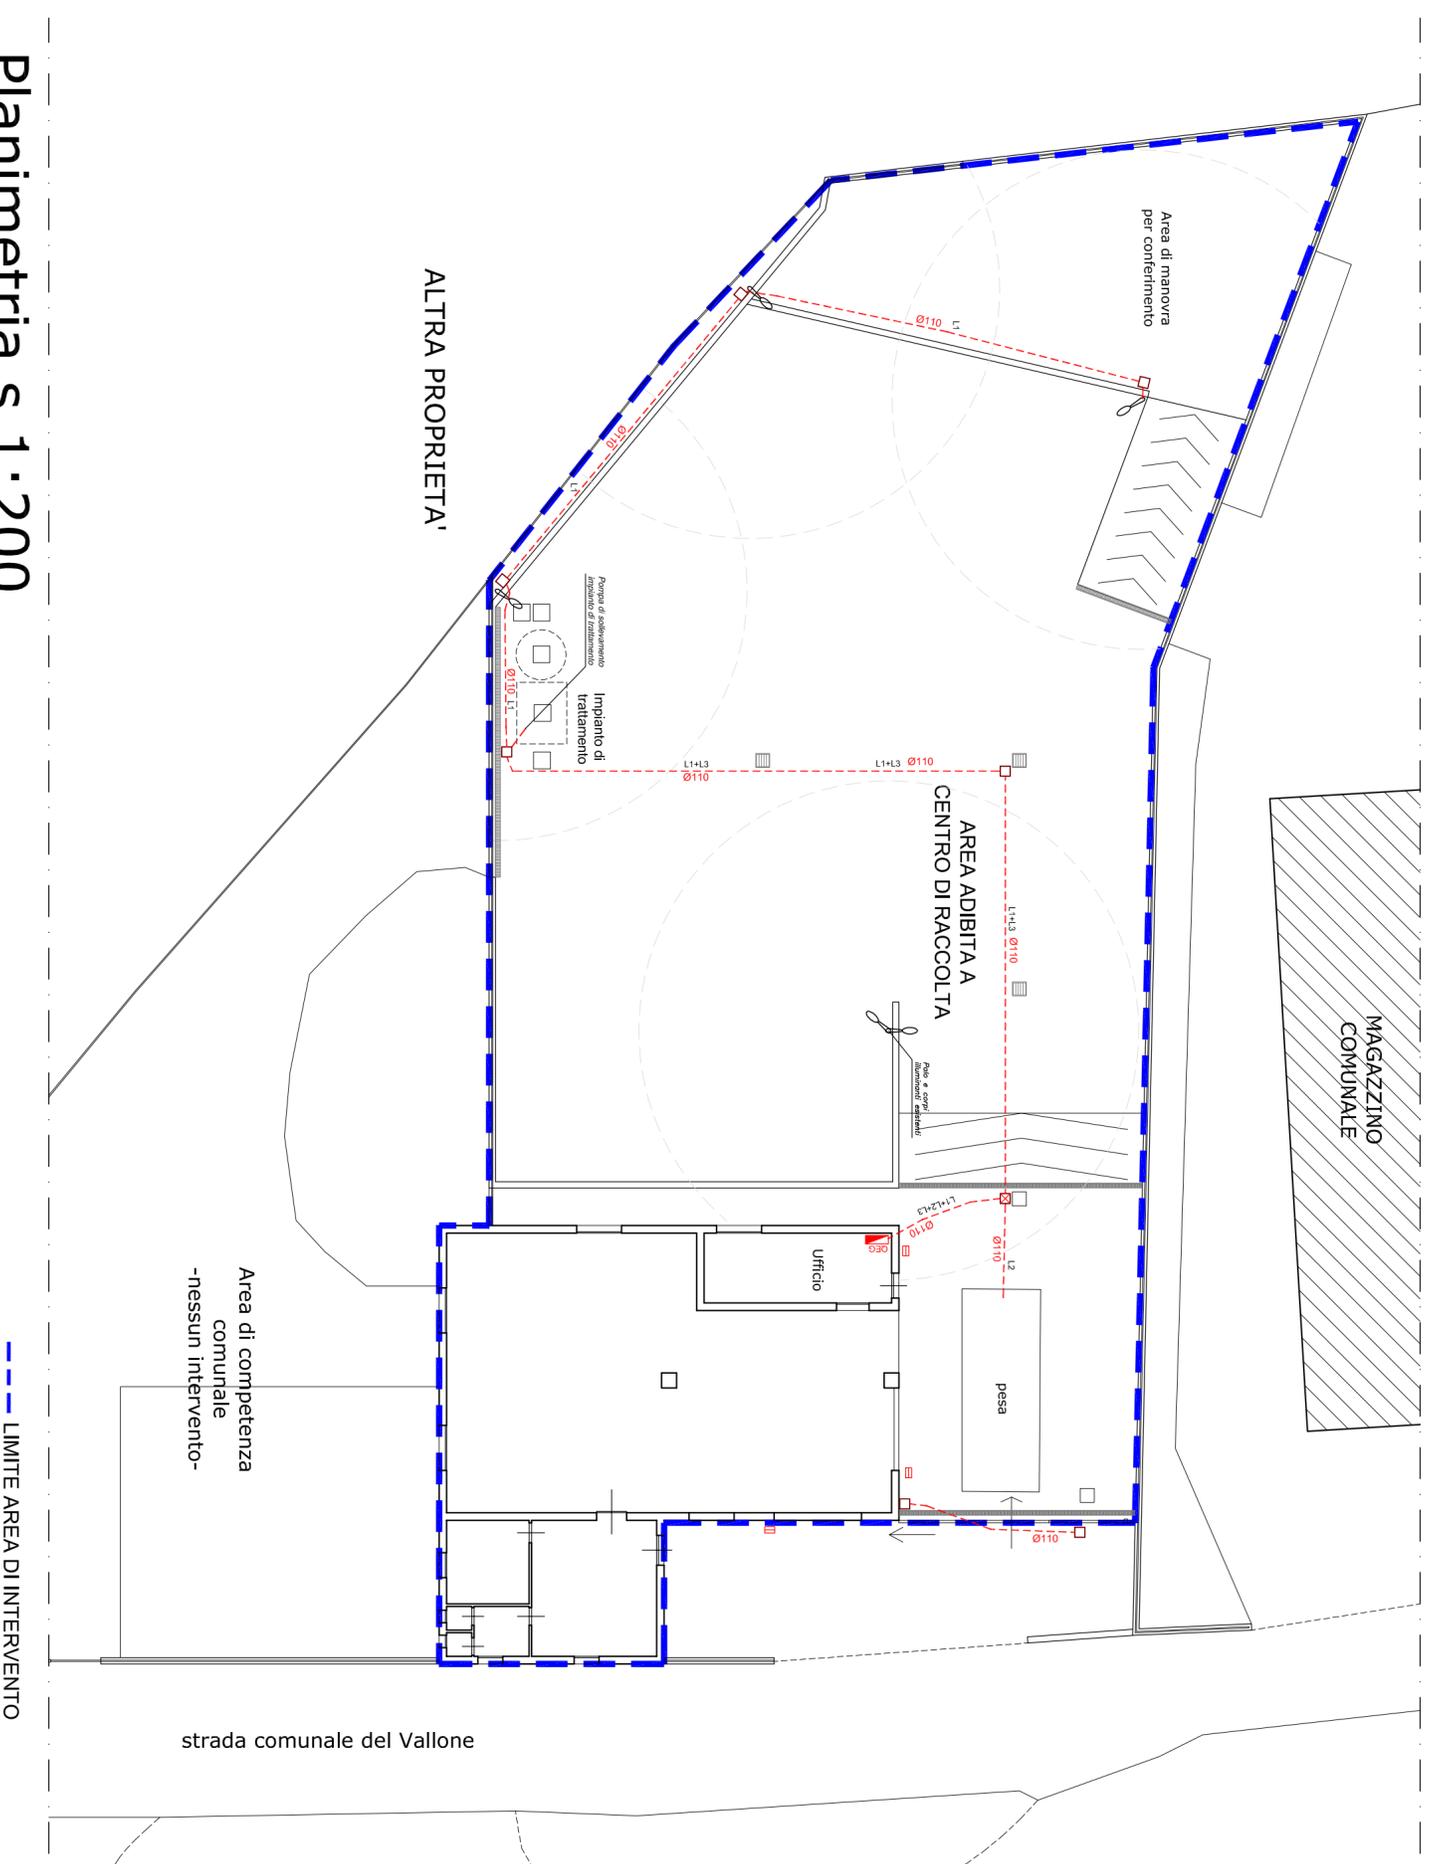

### LEGENDA

	Pozzetto in cemento cm.60x60
	Pozzetto in cemento cm.40x40
	Tubazione corrugata Ø110 interrata
	Canaletta da esterno per collegamento corpi ill.
	Faretto esterno a muro esistente da mantenere
	Palo illuminazione a led

### NUOVE LINEE ELETTRICHE

- L1 LINEA ILLUMINAZIONE
- L2 LINEA PESA
- L3 LINEA POMPA IMPIANTO DI TRATTAMENTO

--- LIMITE AREA DI INTERVENTO